



OBEC KLOPINA, okres Šumperk
Klopina č.p. 116, 789 73 Úsov, tel./fax.: 583435180
IČO 302775, č.ú. 9725841/0100, datová schránka – rbyar9m

Z Á M Ě R
obce na zřízení věcného břemene-služebnosti

Dle § 39 odstavce 1 zákona č. 128/2000 Sb., o obcích (obecní zřízení), ve znění pozdějších předpisů, seznamujeme občany se záměrem obce na zřízení věcného břemene-služebnosti – přípojky NN v k. ú. Veleboř:


p.č. 238/40 v k. ú. Veleboř dle skutečného provedení stavby přípojka NN pro p.č.238/29

Bližší informace lze získat u Ing. Jany Vachutkové, tel. 583 435 180, 776 111 239 nebo na e-mailu: starosta@klopina.cz

 **OBEC KLOPINA**
Klopina 116, 789 73 Úsov
IČ: 00302775
Ing. Jana Vachutková
starostka obce

Příloha: Situace skutečného provedení stavby Veleboř č.p. 238/29 NNk z 21.12.2021

Vyvěšeno na úřední desce dne: 23. 2. 2023
Sejmuto z úřední desky dne:

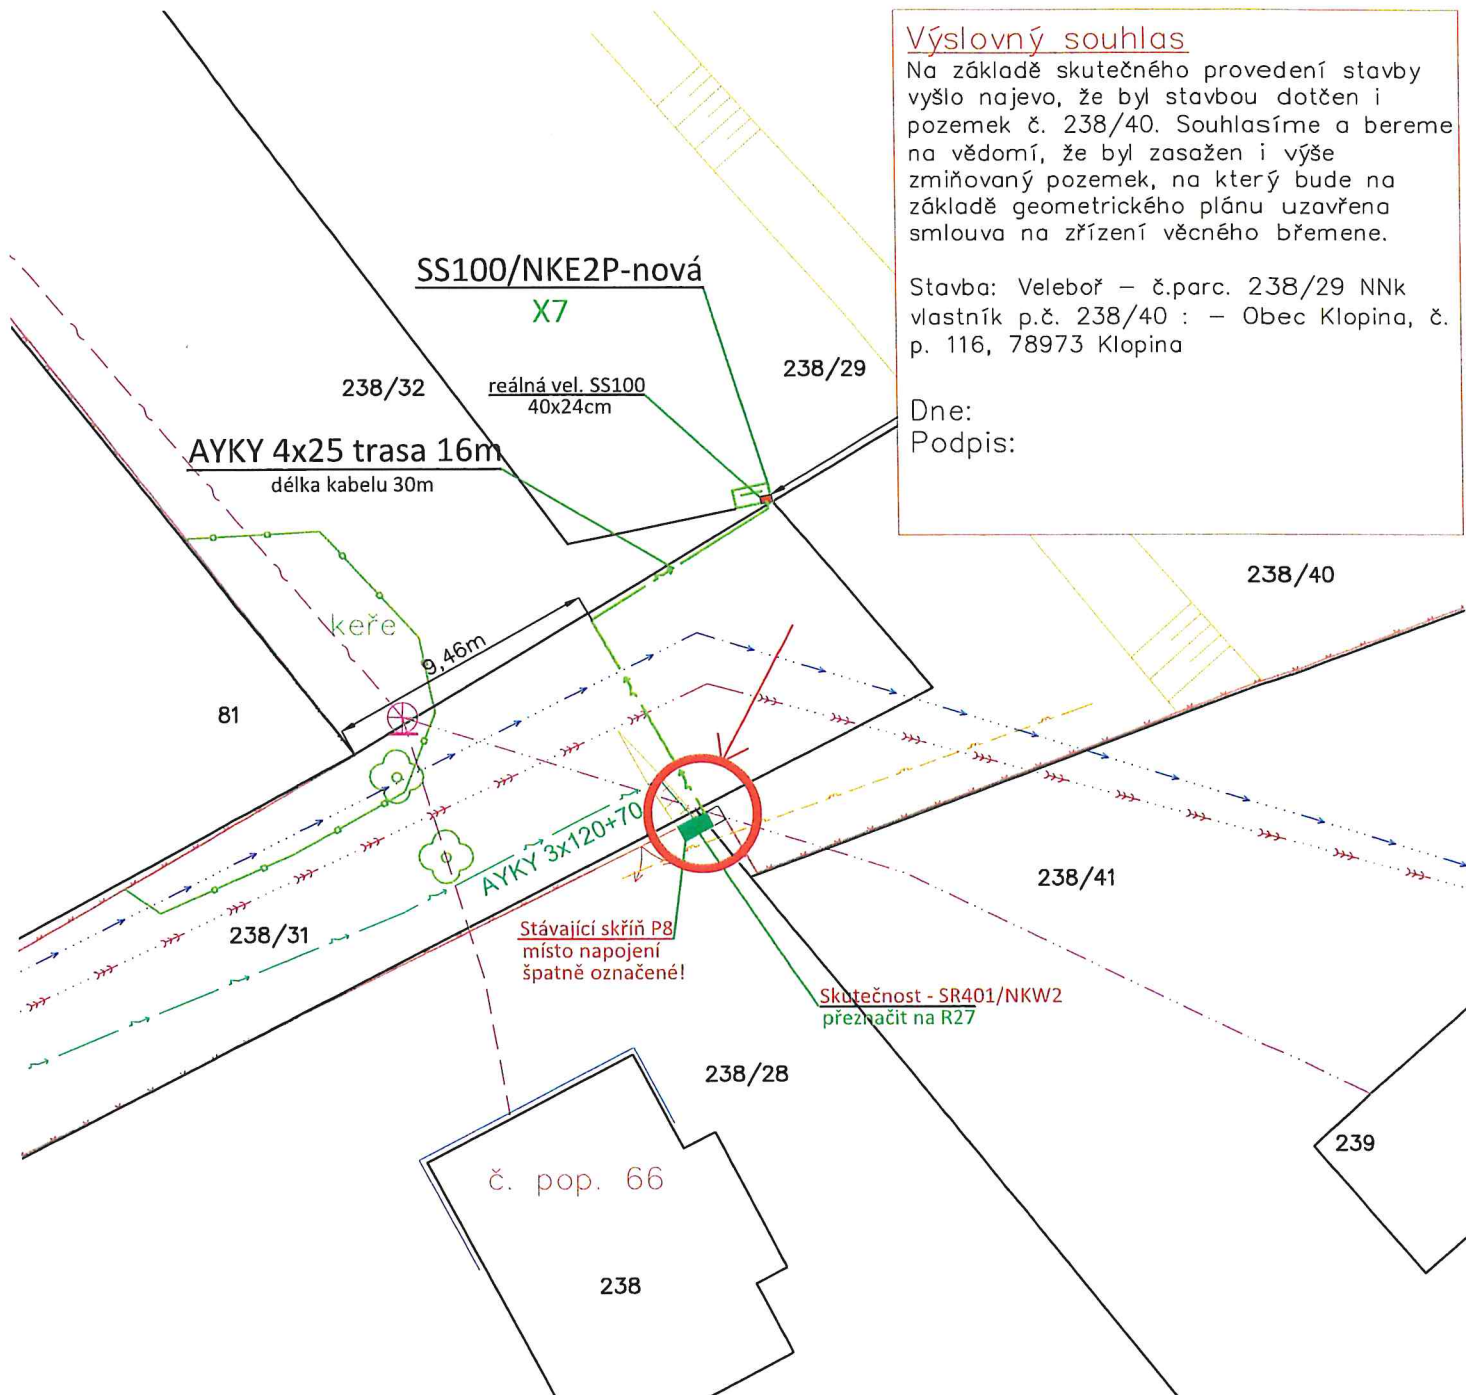

Výslovný souhlas

Na základě skutečného provedení stavby vyšlo najevo, že byl stavbou dotčen i pozemek č. 238/40. Souhlasíme a bereme na vědomí, že byl zasažen i výše zmiňovaný pozemek, na který bude na základě geometrického plánu uzavřena smlouva na zřízení věcného břemene.


Stavba: Veleboř – č.parc. 238/29 NNk
vlastník p.č. 238/40 : – Obec Klopina, č. p. 116, 78973 Klopina

Dne:
Podpis:

LEGENDA:

Projekt. zemní kabel. přípojky NN 0,4 kV
Stávající zemní vedení NN 0,4 kV
Stávající vedení CETIN vzdušný
Stávající vedení CETIN zemní neprovozované
Stávající vedení CETIN zemní
Stávající kanalizační přípojka

- Stávající plynovod GasNet
- Stávající přípojka vody
- - - - - Stávající oplocení
- - - - - Keře
- - - - - Hranice parcel
- Stromy
- - - - -
- - - - -
-
- ⊕ ⊕ ⊕

 Nad Týrkou 99, 739 61 Třinec	ODPOVĚDNÝ PROJEKTANT Manfred Casadio	PODPIS	DATUM 21.12.2021	MĚŘÍTKO 1:250
	VYPRACOVAL Vladimír Lamper	PODPIS	STUPEŇ PD DUR	FORMÁT A4
INVESTOR ČEZ Distribuce, a.s.	MÍSTO STAVBY k.ú.: Veleboř, parc. č. 238/28, 238/31, 238/32, 238/29			ČÍSLO VÝKRESU D2.1
ČÍSLO ZAKÁZKY IP-12-8029535	NÁZEV STAVBY			
NÁZEV VÝKRESU Montážní výkres	Veleboř - č. parc. 238/29 NNk			